




PIANO TERRA

- NOTE**
- LE CORDE DA POSARE ENTRO TUBAZIONI IN PVC INCASSATE DEVONO ESSERE DI TIPO:
 - "FS17"
 - I CAVI DA POSARE ENTRO TUBAZIONI E/O CANALINE METALLICHE A VISTA CON GRADO DI PROTEZIONE >IP4X DEVONO ESSERE DI TIPO:
 - "FG16(O)R16"
 - I CAVI DA POSARE ENTRO TUBAZIONI INTERRATE E TUBAZIONI POSATE A VISTA ALL'ESTERNO, DEVONO ESSERE DI TIPO:
 - "FG16(O)R16"
 - POSIZIONARE CASSETTE DI DERIVAZIONE IN PUNTI E NUMERO TALE AD UN CORRETTO ED AGEVOLE INFLAGGIO DELLE LINEE ELETTRICHE
 - PER OGNI SCATOLA PORTAFRUTTO PREVEDERE ALMENO UN (1) MODULO VUOTO
 - GLI IMPIANTI CONTRASSEGNA TI DAL COLORE VERDE " " SONO ESISTENTI, LA PRESENTE TAVOLA RAPPRESENTA, PER TALI IMPIANTI, UN RILIEVO DELLO STATO DI FATTO ATTUALE
 - GLI IMPIANTI CONTRASSEGNA TI DAL COLORE MAGENTA " " SONO DI NUOVA REALIZZAZIONE


LEGENDA SIMBOLI	
	INTERRUTTORE UNIPOLARE - BIPOLARE
	DEVIA TORE UNIPOLARE
	INVERTITORE
	PULSAN TE UNIPOLARE N.A. PER COMAN DO ILLUMINAZIONE
	PRESA DI CORREN TE 2P+1 15A
	PRESA DI CORREN TE 2P+1 10/16A TIPO BRASSO
	PRESA DI CORREN TE 2P+1 16A TIPO UNEL
	PRESA PER IMPIAN TO TELEFONICO
	PRESA PER IMPIAN TO TV
	PULSAN TE DI CHIAMATA TRAMITE
	PULSAN TE DI ANNUN CIAMENTO CHIAMATA CON RELE BISTABILE
	SEGNALAZIONE OTTICO ED ACUSTICA DI CHIAMATA OSABILE
	SUONERIA
	RONDATORE
	TERMOSTATO AMBIEN TE
	ELETTROCAL VIOLA RISCALDAMEN TO
	PULSAN TERA ESTERNA IMPIAN TO CITOFONICO
	CORNETTA IMPIAN TO CITOFONICO
	APPAREC CHIO AUTONOMO PER ILLUMINAZIONE DI SICUREZZA COMPLE TO DI LAMPADE LED DA 24W (2x12W) IN EMERGEN ZA E BATTERIE CON AUTONOMA 10RA
	APPAREC CHIO ILLUMINANTE IN POLICARBONATO, PRES. COMPLE TO DI LAMPADE LED 24W
	PUNTO LUCE A PLAFON E
	PUNTO LUCE A PARE TE
	COLLETORE DI TERRA
	MOTORE ELETTRICO POMPA SOLLEVAMEN TO ACQUE, COMPLE TO DI GALLEGGIANTE
	QUADRO ELETTRICO
	PUNTO DI FORNITURA ENER GIA (CONTATTORE)
	TELECAMERA IMPIAN TO TVCC
	MONITOR E CENTRA LE IMPIAN TO TVCC

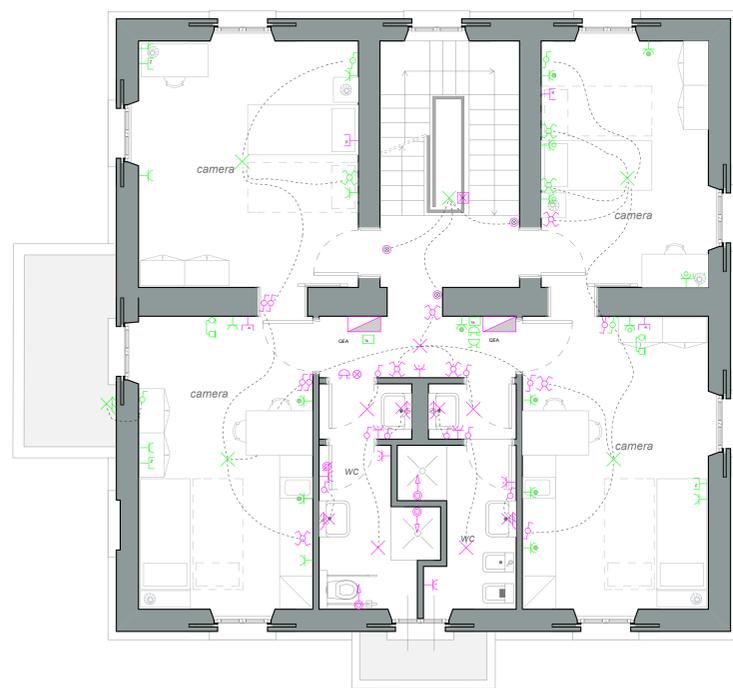

PIANO PRIMO



PIANO SOTTOTETTO

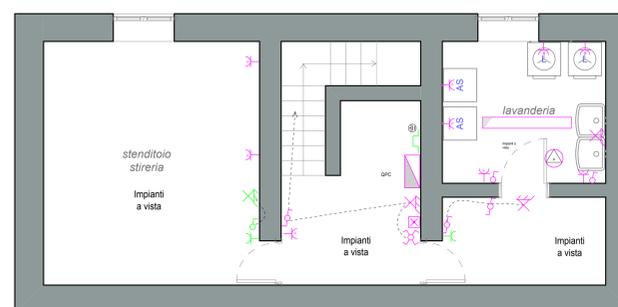

PIANO INTERRATO

CITTÀ DI GIUSSANO
 SETTORE PIANIFICAZIONE E GESTIONE DEL TERRITORIO
 SERVIZIO PATRIMONIO E OPERE PUBBLICHE
 UFFICIO TECNICO

Riqualificazione immobile di proprietà comunale
Viale Rimembranze, 20
ai sensi DGR reg Lombardia n°6079/2016
Casa Rifugio "Le Ginestre"

DEFINITIVO-ESECUTIVO

IMPIANTO ELETTRICO
 PIANTE PROGETTO

Il Progettista Arch Dugnani Angelo	Collaboratore alla progettazione P.I. Dario Colzani	Il Coordinatore per sicurezza in fase progettazione
Il Direttore dei Lavori	Il Responsabile Unico del Procedimento	Il Dirigente
L'Impresa esecutrice	Il Sindaco	Il Segretario Generale

AGGIORNAMENTI				Data
N°	Data	Descrizione aggiornamento	Resp. aggiorn.	Res. validazione

Data: **Luglio 2018**

Scala: **1:50**

Tavola: **IE 2**